


AYUNTAMIENTO DE VALENCIA CONCEJALÍA DE JUVENTUD Y ANTI-INTRUSISMO - NAVE 3		PROYECTOR: PROYECTOR: PROYECTA E INGENIERIA S.L.
FECHA: 2014	DENOMINACIÓN: PLANTA BAJA	PROYECTOR: PROYECTOR: PROYECTA E INGENIERIA S.L.
ESCALA: 1:100	ESTRUCTURAS: PROEDEM INGENIERIA; LUIS DE ANDRÉS; SERGIO DE ANDRÉS	PROYECTOR: PROYECTOR: PROYECTA E INGENIERIA S.L.
REFERENCIA: BLANCA	INSTALACIONES: S.A.R. INGENIERIA; RICARDO SEGOVIA	PROYECTOR: PROYECTOR: PROYECTA E INGENIERIA S.L.
ARQUITECTOS COLABORADORES: BEKE GIELENS; MIGUEL LUCH; ANGEL AZNAR	ARQUITECTO TÉCNICO: doctor arquitecto	PROYECTOR: PROYECTOR: PROYECTA E INGENIERIA S.L.
ARQUITECTOS: ALVARO GÓMEZ-FERRER BAYO; NATALIA GÓMEZ-FERRER LOPEZ	proyecto	PROYECTOR: PROYECTOR: PROYECTA E INGENIERIA S.L.

DESCRIPCIÓN	SÍMBOLO
APARATO DE EMERGENCIA 1200 LUMENES	[Symbol]
APARATO DE EMERGENCIA 300 LUMENES ESTANCA	[Symbol]
APARATO DE EMERGENCIA 300 LUMENES	[Symbol]
APARATO DE EMERGENCIA 60 LUMENES	[Symbol]
Balza Datsalux modelo Lira	[Symbol]
Detector óptico de humos FQ0221	[Symbol]
Pulsador DIRECTO de alarma FM221	[Symbol]
Rociador tipo Window ISSUE-A consumo K37	[Symbol]
Extintor de CO2 de 5 Kg.	[Symbol]
Extintor de polvo 6 Kg.	[Symbol]
Boca de incendio equipada de 25 mm.	[Symbol]
Grupo de Bombas	[Symbol]
Detector infrarrojo volumétrico	[Symbol]
Sirena acústica interior	[Symbol]
Camara de vigilancia exterior	[Symbol]
Camara de vigilancia interior	[Symbol]

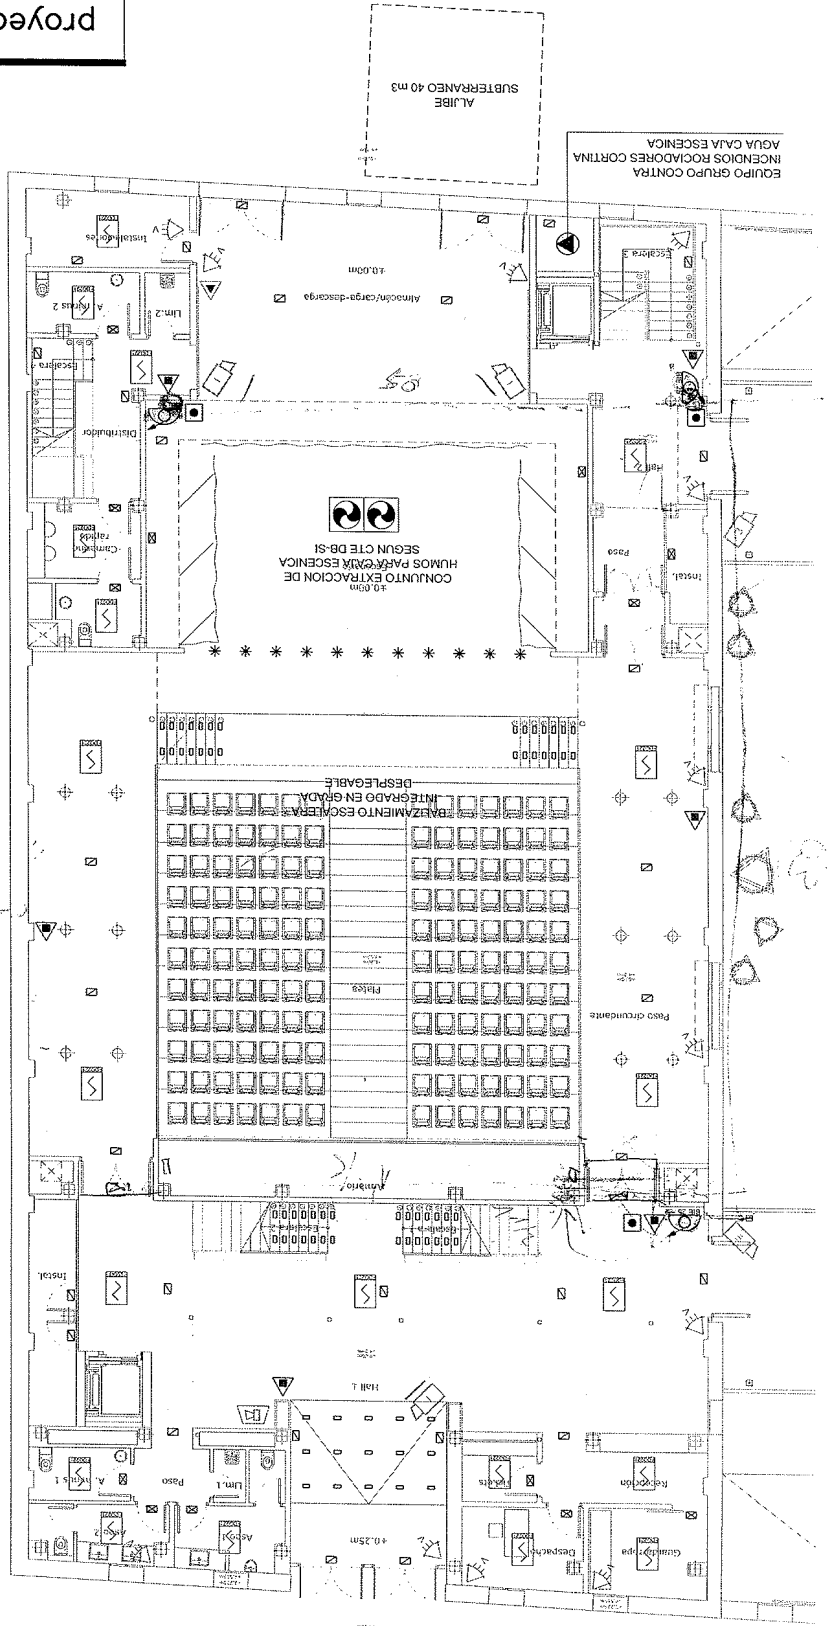

AYUNTAMIENTO DE VALENCIA CONCEALIA DE JUVENTUD DETECCIÓN, EXTINCIÓN DE INCENDIOS Y ANTI-INTRUSIÓN - NAVE 3 PLANTA 1		PROMOTOR: PRODEIN Inmobiliaria e Ingestoras, S.L.
DENOMINACIÓN: ESTRUCTURAS: PRODEIN INGENIERIA, LUIS DE ANDRÉS SERGIO DE ANDRÉS ESCALA: 1/100	FECHA: 2013	ORDEN: IC 03
INSTALACIONES: S.A.R. INGENIERIA, RICARDO SECOVA REFERENCIA:	ARQUITECTOS COLABORADORES: IBEKE CIENFUS, MIGUEL LUCH, BLANCA arquitecto:	ARQUITECTOS: ALVARO GÓMEZ-FERRER BAYO, NATALIA GÓMEZ-FERRER LÓPEZ arquitecto:
PROYECTO BÁSICO Y DE EJECUCIÓN DE REHABILITACIÓN DE LA NAVE DE CASTELLANO 3 EN LA U.E. "CAMINO HONDO DEL GRAO" AUDITORIO		

DESCRIPCIÓN	SÍMBOLO
APARATO DE EMERGENCIA 1200 LUMENES	[Symbol]
APARATO DE EMERGENCIA 300 LUMENES ESTANCA	[Symbol]
APARATO DE EMERGENCIA 300 LUMENES	[Symbol]
APARATO DE EMERGENCIA 60 LUMENES	[Symbol]
Baliza Dataslux modelo Lira	[Symbol]
Detector óptico de humos FQZ21	[Symbol]
Pulsador DIRECTO de alarma FDMZ21	[Symbol]
Roctador tipo Window ISSUE-A consumo K37	[Symbol]
Extintor de CO2 de 5 kg.	[Symbol]
Extintor de polvo 6 kg.	[Symbol]
Boca de incendio equipada de 25 mm.	[Symbol]
Grupo de Bombas	[Symbol]
Detector infrarrojo volumétrico	[Symbol]
Sirena acústica interior	[Symbol]
Camara de vigilancia interior	[Symbol]
Camara de vigilancia exterior	[Symbol]

